


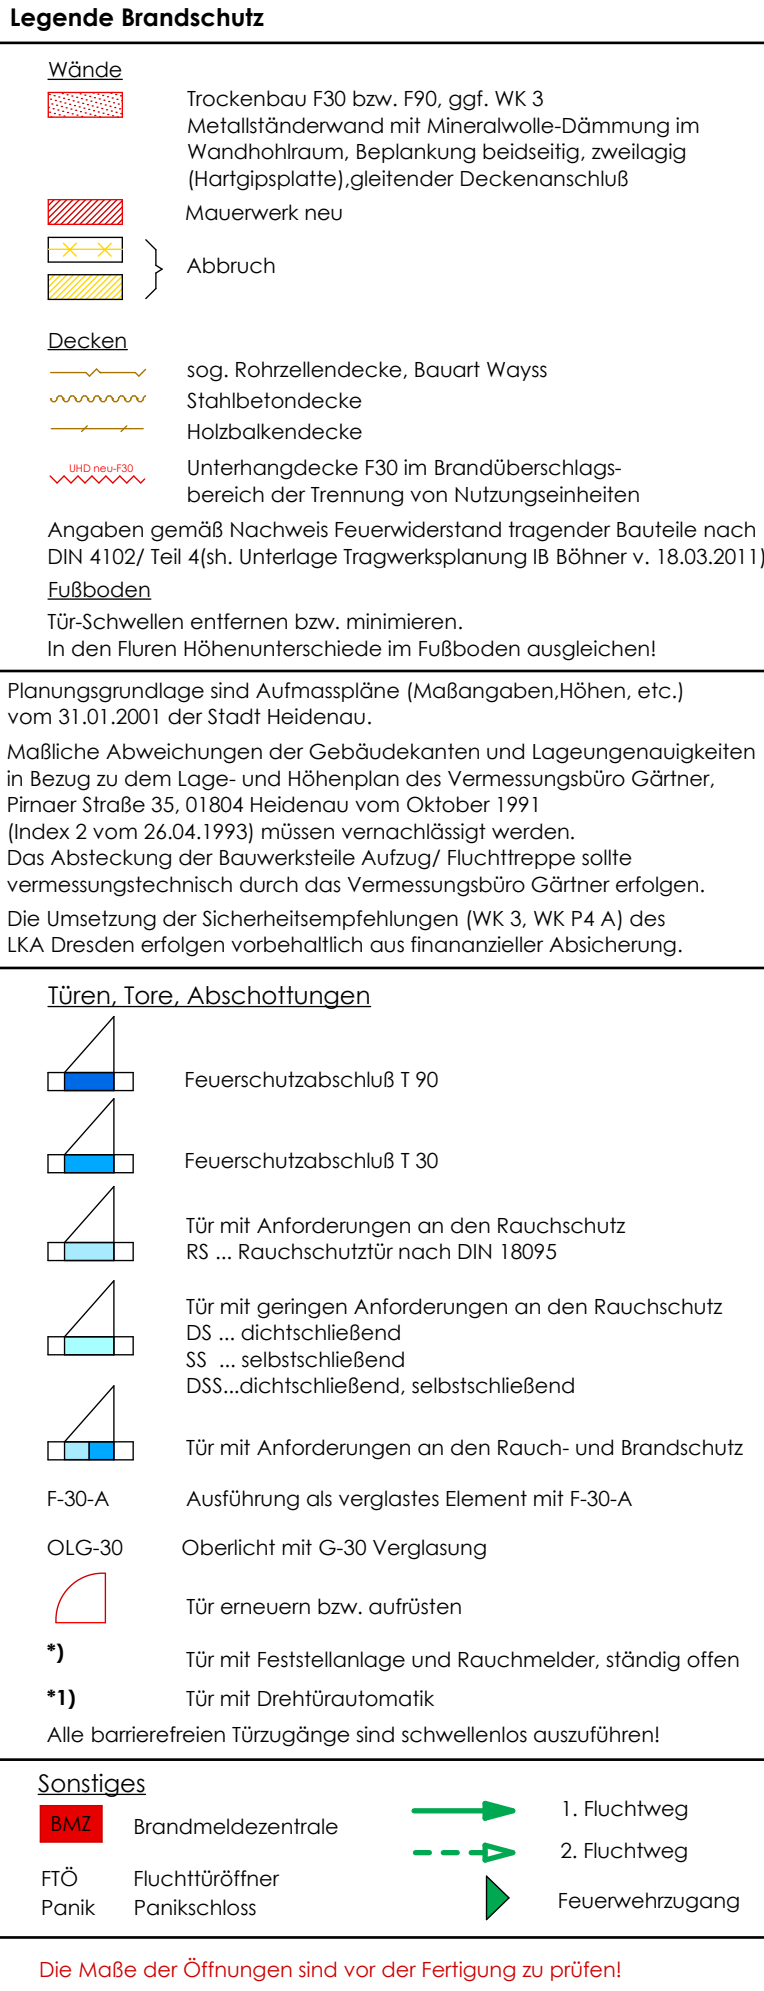

Index	Bearbeiter	Datum	Art der Änderung:

Legende Elektro

Beleuchtung

	Rettungszeichenleuchte
	Sicherheitsbeleuchtung

Brandmeldeanlage:

	Temperaturmelder
	Rauchmelder
	Handmelder, H=1,40m
	Blitzleuchte
	akustischer Warntongeber
	Brandmeldezentrale
	Feuerwehrschlüsselkasten
	Freischaltelement
	Feuerwehr-Bedienfeld
	Feuerwehr-Plankasten

Legende Heizung/ Lüftung/ Sanitär

	Heizungsvorlauf		Mischwasser, neu
	Heizungsrücklauf		Mischwasser, Bestand
	Heizungsvorlauf, Nahwärme		Kältemittelleitung, Vorlauf
	Heizungsrücklauf, Nahwärme		Kältemittelleitung, Rücklauf
	Trinkwasser, kalt		Kondensat
	Trinkwasser, warm		Steigleitungen Heizung, Bestand
	Abluft WC-Räume		Steigleitungen Heizung, KW, ANV, neu
	Abluft Technik-Räume		Heizkörper, Abbruch
	Erdgas H		Heizkörper neu
	Schmutzwasser		Heizkörper typ
	Regenwasser		Bauhöhe/Baulänge/Baufiefe
	Drainage, Bestand		Massenstrom/Einstellung Ventil/RLV

Ventil - Kompakt
900/700/66
9,5/1.0

Für diese technische Unterlage behalten wir uns alle Rechte vor. Sie darf ohne Zustimmung weder kopiert noch vervielfältigt, Dritten Personen mitgeteilt oder anderweitig missbräuchlich benutzt werden. Zuwiderhandlungen können zivilrechtliche und strafrechtliche Folgen haben.			Bauherr: Stadt Heidenau Dresdner Strasse 47 01809 Heidenau	
	Planungsbüro Vetter - von Berg Langauer Strasse 4 01796 Pirna Telefon: 03501 76960 Telefax: 03501 769633 www.bauentwurf-pirna.de e-mail: info@bauentwurf-pirna.de			
	Projektleiter: von Berg gezeichnet: Fißler Datum: 21.03.2011 Maßstab: 1:100 Blatt-Größe: A2 Proj.-Nr.: 2011.01	Bauvorhaben: Rathaus - Umbau Altbau einschl. Brandschutztechnische Ertüchtigung		
	Lph.: 4 Datei:	Planbezeichnung: Grundriss Untergeschoss		
		Planungsingenieur/Architekt:	Geschäftsführer:	Plan-Nr: BS-4-1