


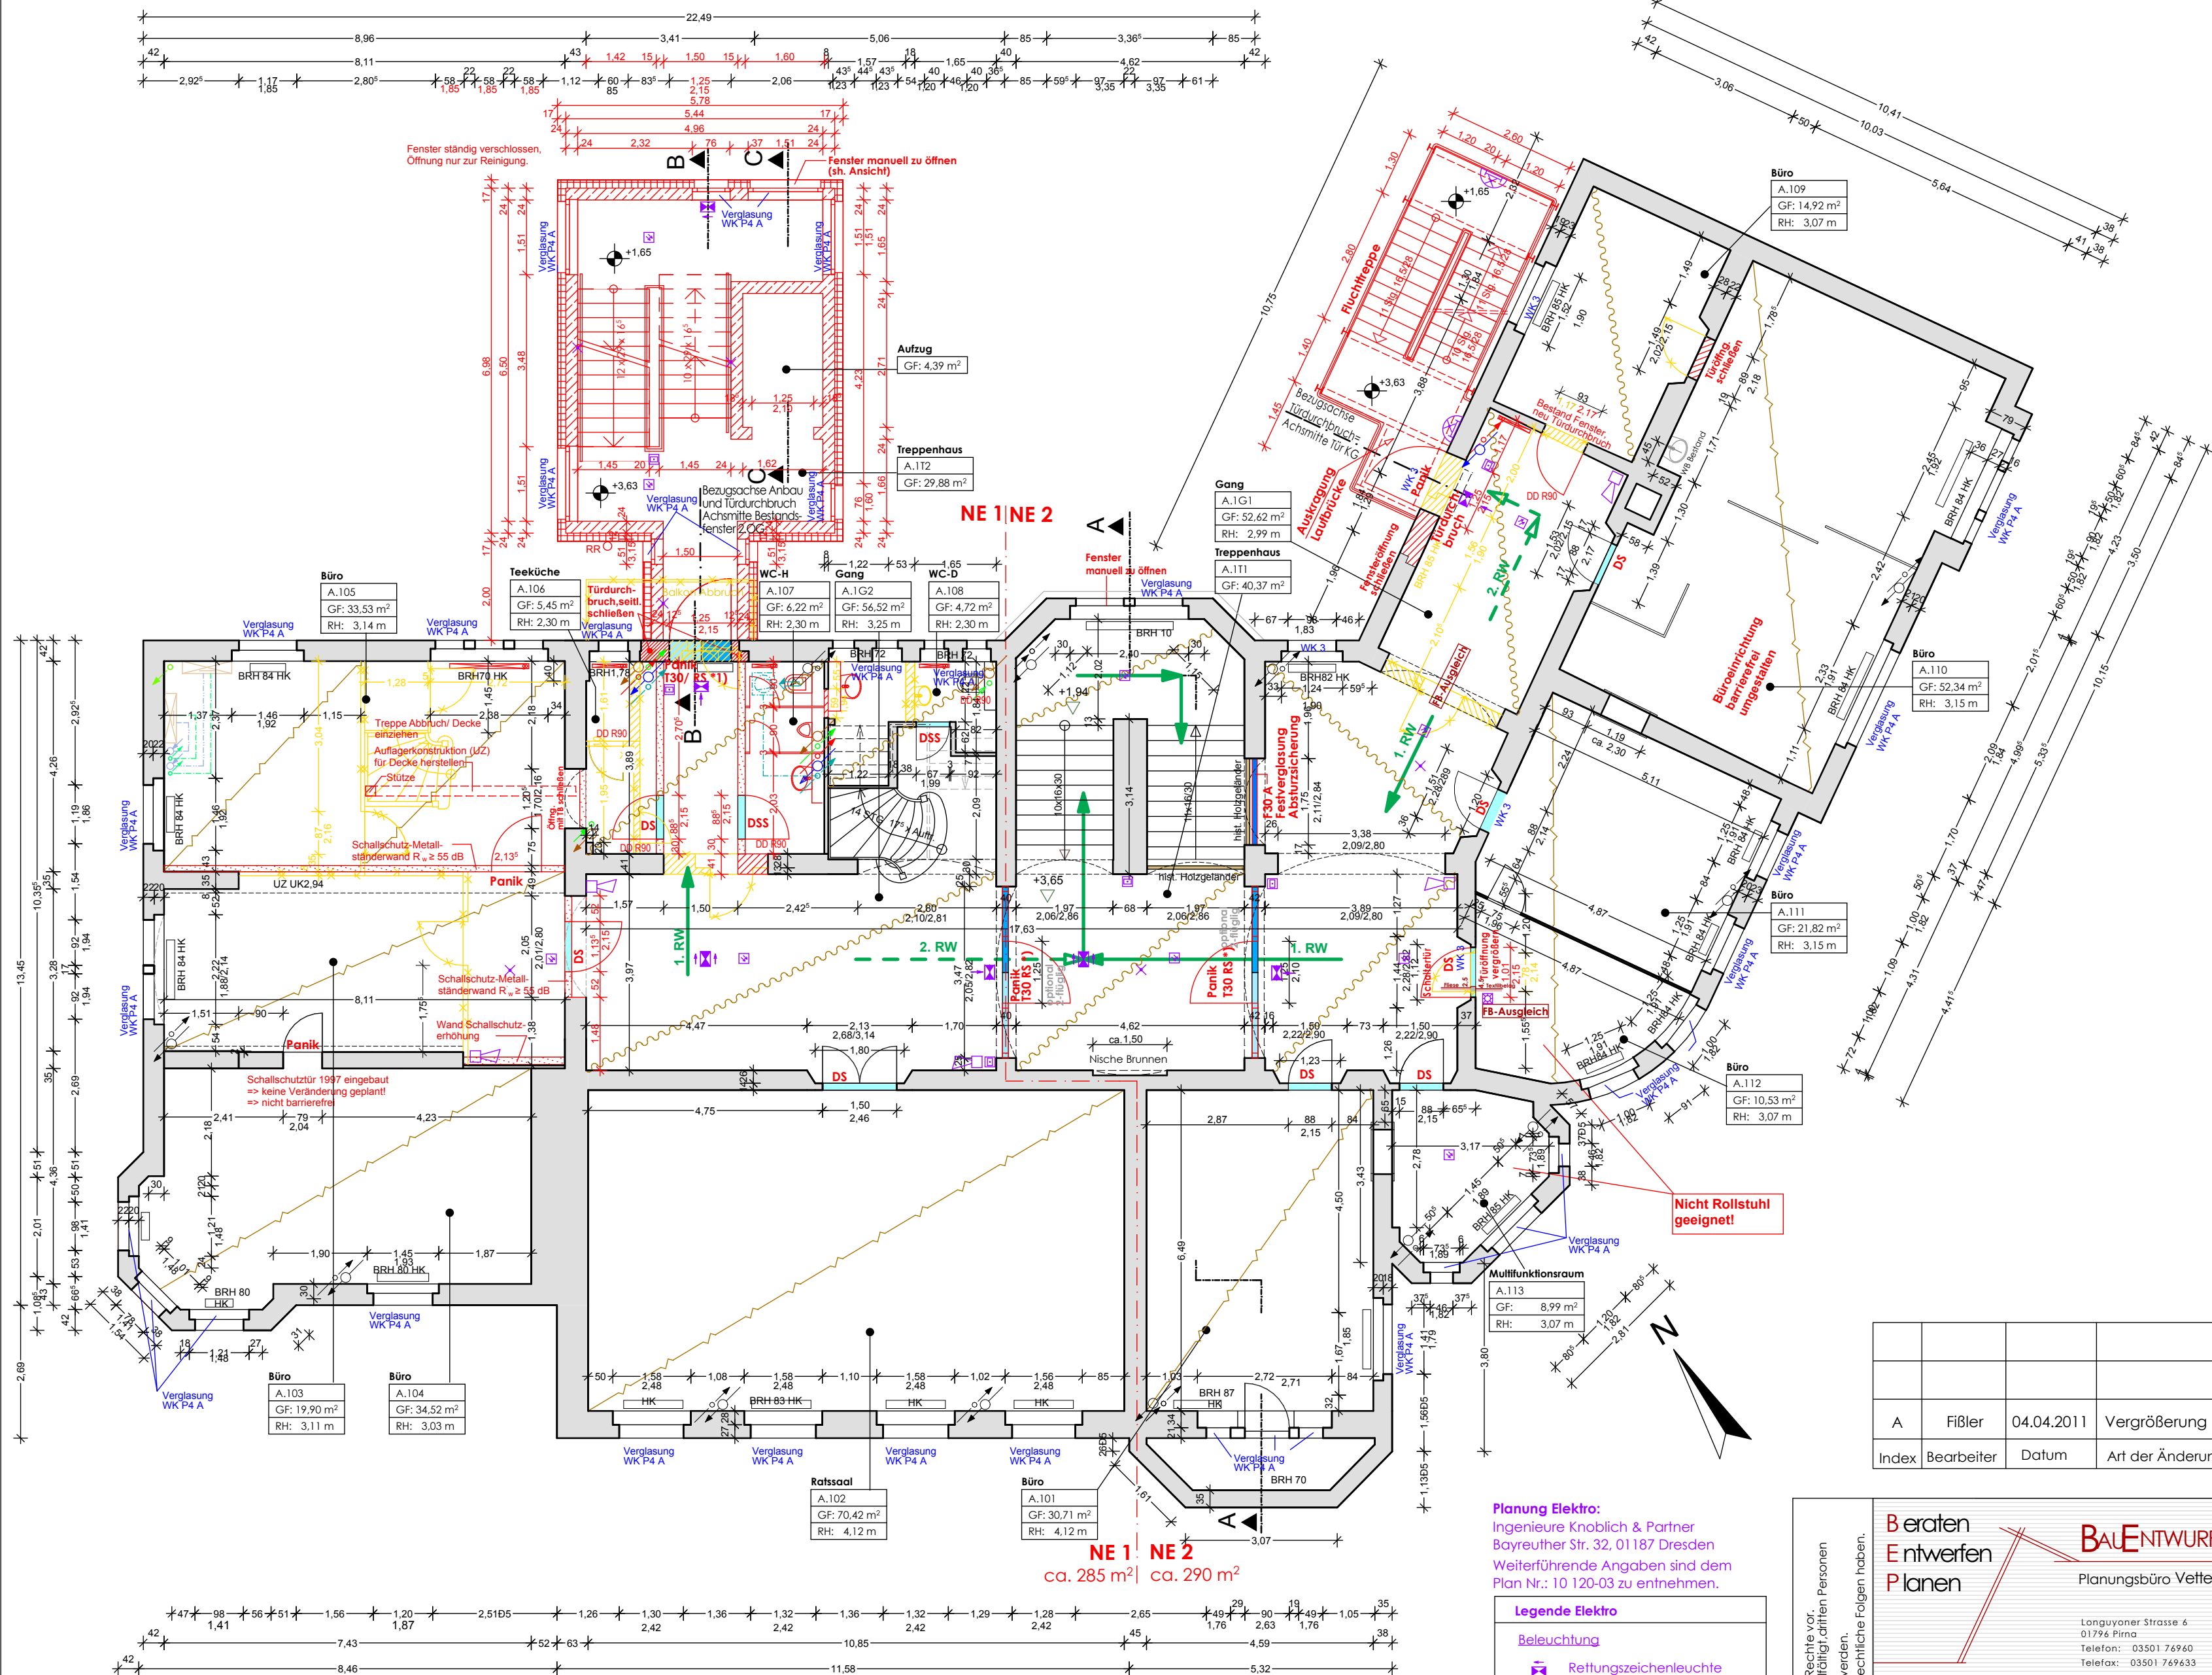

Planung Heizung/Lüftung/Sanitär:
Planungsbüro Hühne GmbH
Steinplatz 6a, 01796 Pirna
Weiterführende Angaben sind dem Plan-Nr.: G_OG1_HLS_LP4_04 zu entnehmen

Legende Heizung/ Lüftung/ Sanitär			
	Heizungsvorlauf		Mischwasser, neu
	Heizungsrücklauf		Mischwasser, Bestand
	Heizungsvorlauf, Nahwärme		Kältemittelleitung, Vorlauf
	Heizungsrücklauf, Nahwärme		Kältemittelleitung, Rücklauf
	Trinkwasser, kalt		Kondensat
	Trinkwasser, warm		Steigleitungen Heizung, Bestand
	Abluft WC-Räume		Steigleitungen Heizung, KW, AW, neu
	Abluft Technik-Räume		Heizkörper, Abbruch
	Erdgas H		Heizkörper neu
	Schmutzwasser		Heizkörper typ
	Regenwasser		Bauhöhe/Baulänge/Bautiefe
	Drainage, Bestand		Massenstrom/Einstellung Ventil/RLV

Planung Elektro:
Ingenieure Knoblich & Partner
Bayreuther Str. 32, 01187 Dresden
Weiterführende Angaben sind dem
Plan Nr.: 10_120-03 zu entnehmen.

Legende Elektro	
	Beleuchtung
	Reifungszeichenleuchte
	Sicherheitsbeleuchtung
	Brandmeldeanlage:
	Temperaturmelder
	Rauchmelder
	Handmelder, H=1,40m
	Blitzleuchte
	akustischer Warntongebör
	Brandmeldezentrale
	Feuerwehrschrüsselkasten
	Freischaltelement
	Feuerwehr-Bedienfeld
	Feuerwehr-Plankasten

Legende Brandschutz

Wände	
	Trockenbau F30 bzw. F90, ggf. WK 3
	Metallständerwand mit Mineralwolle-Dämmung im Wandhohlraum, Beplankung beidseitig, zweilagig (Hartgipsplatte), gleitender Deckenanschluß
	Mauerwerk neu
Abbruch	
	Abbruch
Decken	
	sog. Rohrzellendecke, Bauart Wayss
	Stahlbetondecke
	Holzbalkendecke
	Unterhangdecke F30 im Brandüberschlagsbereich der Trennung von Nutzungseinheiten
Angaben gemäß Nachweis Feuerwiderstand tragender Bauteile nach DIN 4102/ Teil 4 (sh. Unterlage Tragwerksplanung IB Böhner v. 18.03.2011)	
Fußboden	
Tür-Schwellen entfernen bzw. minimieren.	
In den Fluren Höhenunterschiede im Fußboden ausgleichen!	

Planungsgrundlage sind Aufmasspläne (Maßangaben, Höhen, etc.) vom 31.01.2001 der Stadt Heidenau.
Mäßliche Abweichungen der Gebäudekanten und Lagegenauigkeiten in Bezug zu dem Lage- und Höhenplan des Vermessungsbüro Gärtner, Pirnaer Straße 35, 01804 Heidenau vom Oktober 1991 (Index 2 vom 26.04.1993) müssen vernachlässigt werden. Das Abstecken der Bauwerksteile Aufzug/ Fluchtstiege sollte vermessungstechnisch durch das Vermessungsbüro Gärtner erfolgen. Die Umsetzung der Sicherheitsempfehlungen (WK 3, WK P4 A) des LKA Dresden erfolgen vorbehaltlich aus finanzieller Absicherung.

Türen, Tore, Abschottungen

	Feuerschutzabschluß T 90
	Feuerschutzabschluß T 30
	Tür mit Anforderungen an den Rauchschutz RS ... Rauchschutztür nach DIN 18095
	Tür mit geringen Anforderungen an den Rauchschutz DS ... dichtschießend SS ... selbstschließend DSS...dichtschießend, selbstschließend
	Tür mit Anforderungen an den Rauch- und Brandschutz
	F-30-A Ausführung als verglastes Element mit F-30-A
	OLG-30 Oberlicht mit G-30 Verglasung
	Tür erneuern bzw. aufrüsten
	Tür mit Feststellanlage und Rauchmelder, ständig offen
	Tür mit Drehtürautomatik
Alle barrierefreien Türzugänge sind schwellenlos auszuführen!	

Sonstiges

	Brandmeldezentrale		1. Fluchtweg
	Fluchttüröffner		2. Fluchtweg
	Panik		Feuerwehrzugang

Die Maße der Öffnungen sind vor der Fertigung zu prüfen!

A	Fißler	04.04.2011	Vergrößerung Raum A.103, neuer Zugang A.1G2/A.103
Index	Bearbeiter	Datum	Art der Änderung:

Beraten Entwerfen Planen		BAUENTWURF PIRNA Planungsbüro Vetter - von Berg		Bauherr: Stadt Heidenau Dresdner Strasse 47 01809 Heidenau	
Langenauer Strasse 6 01796 Pirna Telefon: 03501 76960 Telefax: 03501 769633 www.bauentwurf-pirna.de e-mail: info@bauentwurf-pirna.de		Projektleiter: von Berg		Bauvorhaben: Rathaus - Umbau Altbau einschl. Brandschutztechnische Ertüchtigung	
gezeichnet: Fißler		Datum: 21.03.2011		Planbezeichnung: Grundriss 1.Obergeschoss	
Maßstab: 1:100		Blatt-Größe: A2		Planungsingenieur/Architekt:	
Proj.-Nr.: 2011.01		Lph.: 4		Geschäftsführer:	
Datei:				Plan-Nr: BS-4-3 A	